


TREINAMENTO 1º PAVIMENTO

PLANTA DE REFORMA
Escala 1 / 25

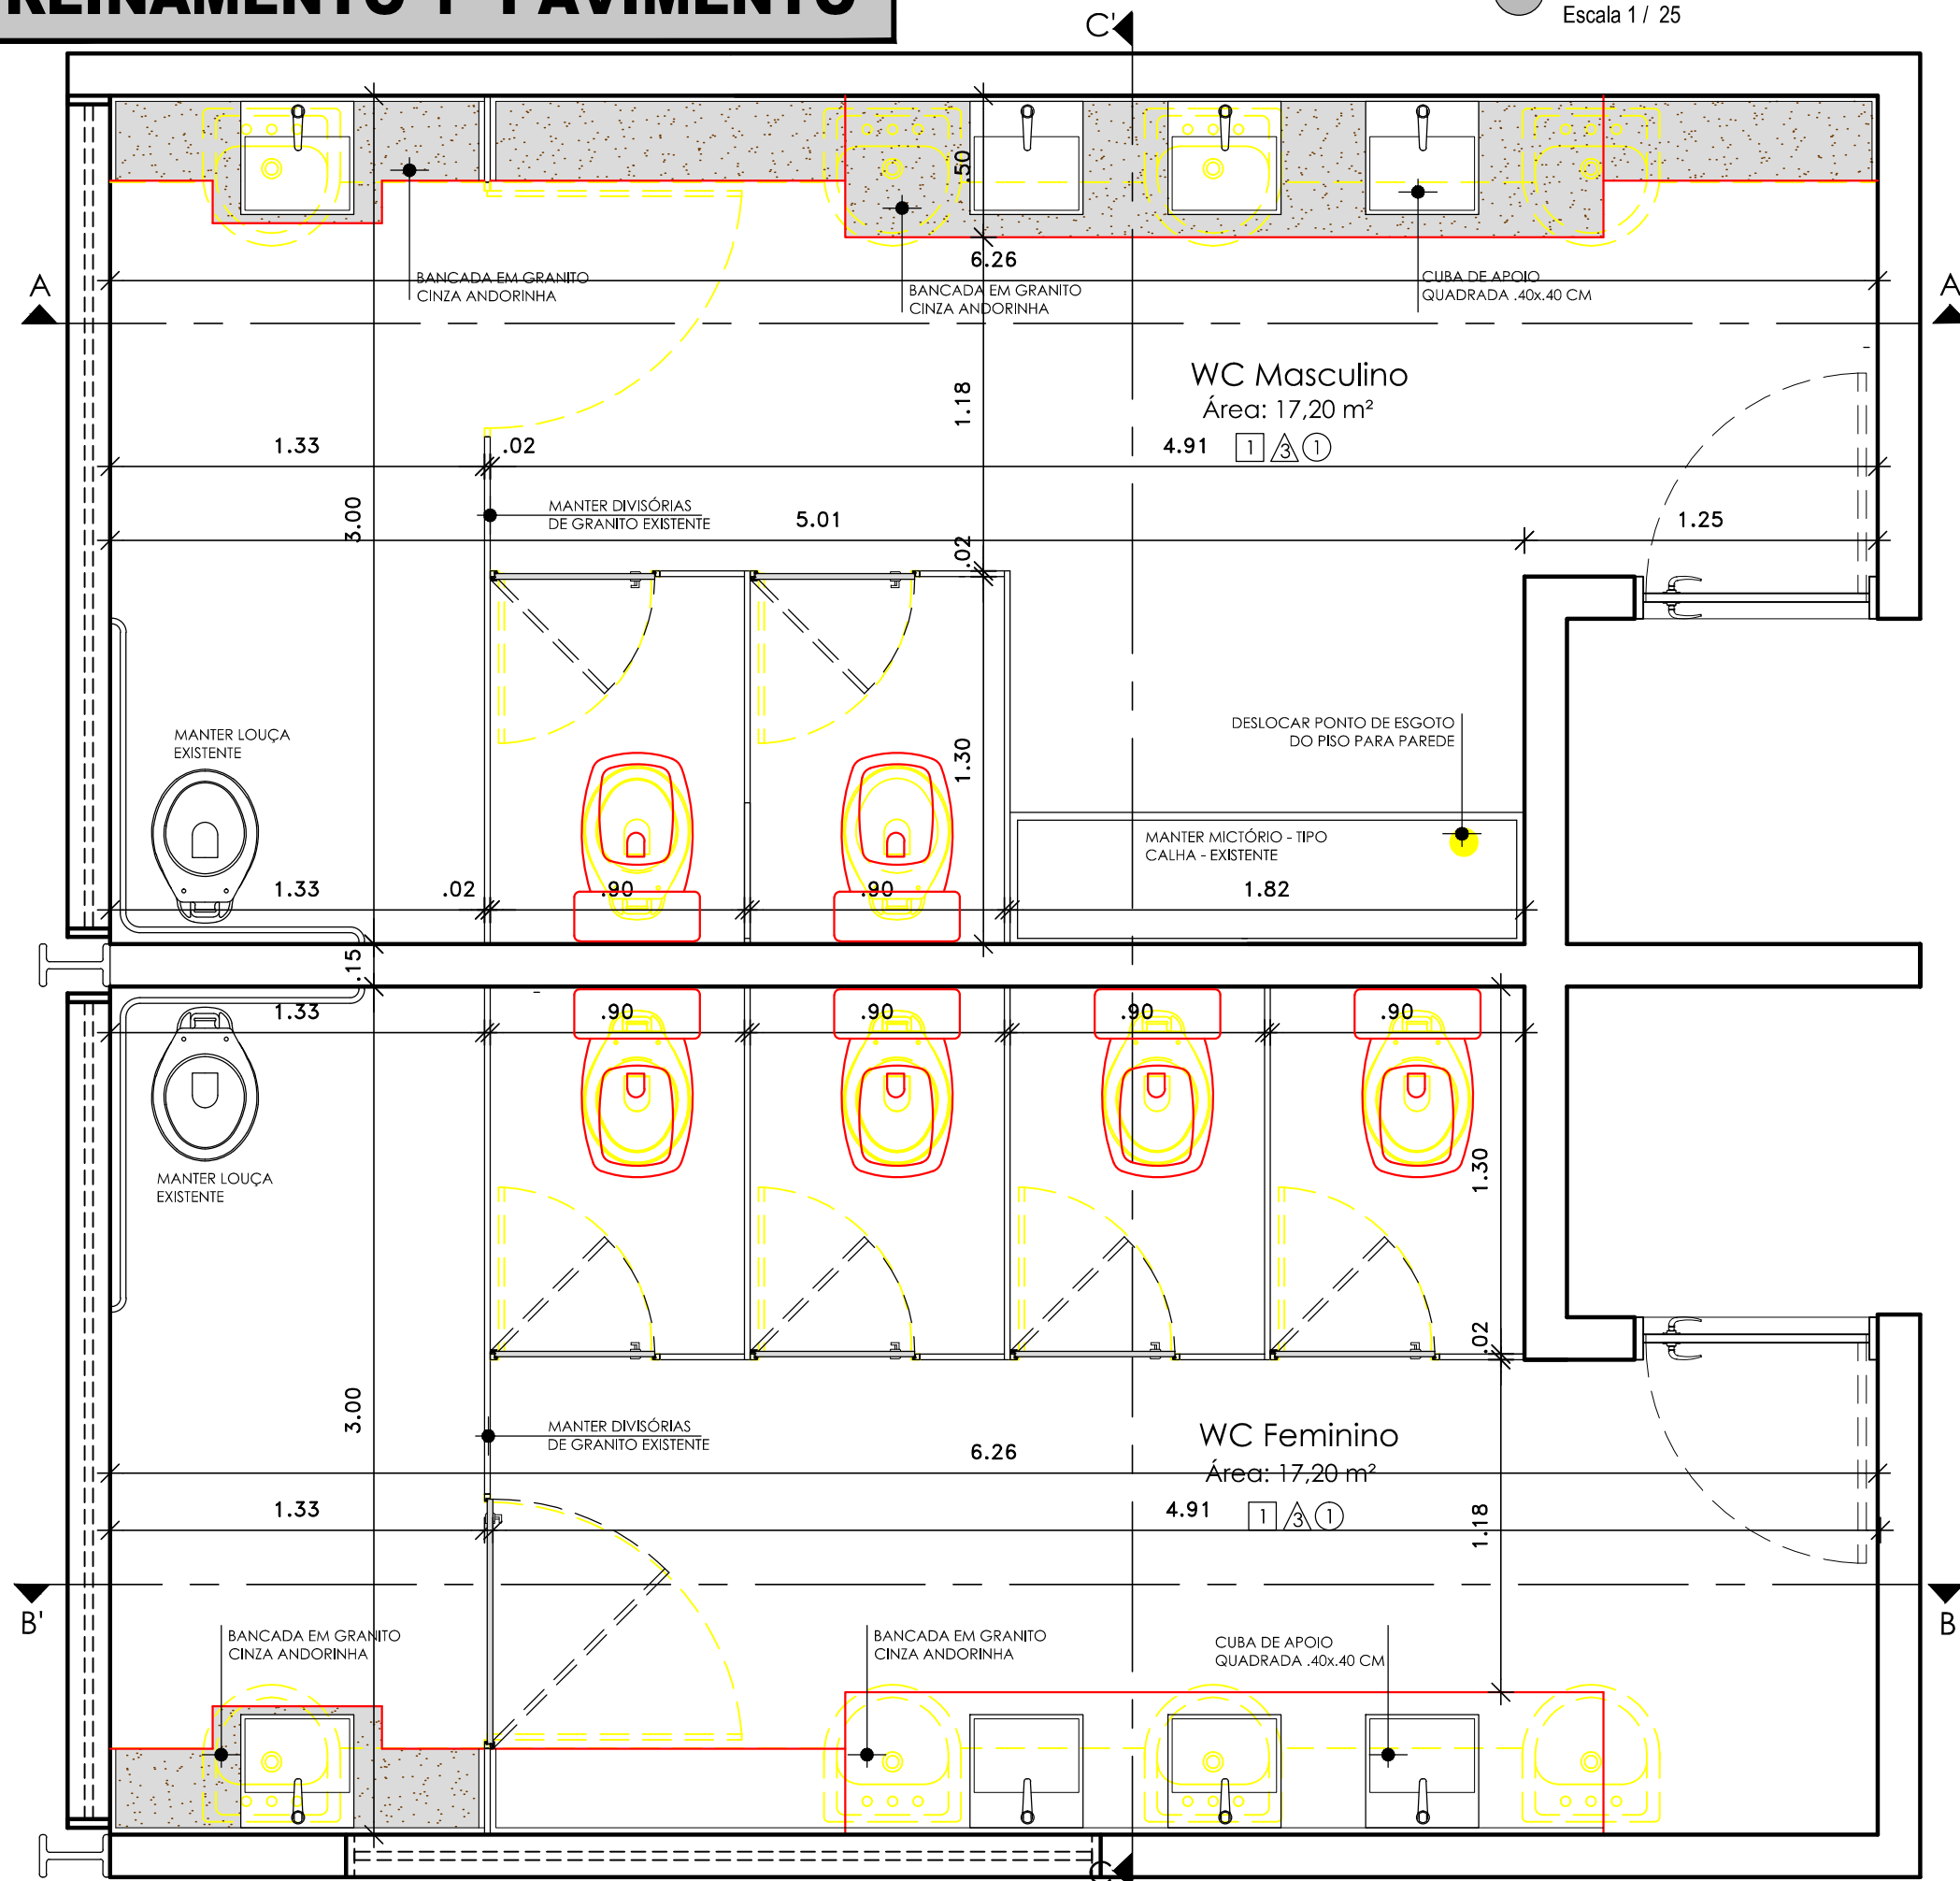

PROJETO DE REFORMA BANHEIROS E COPAS SEBRAE - PE

TÍTULO DA PRANCHA:
SALA DE TREINAMENTO 1º PVT.
PLANTA BAIXA - REFORMA

ENDEREÇO:
Rua Tabaiáres , 360 - Ilha do Retiro
Recife - PE.

SEQUÊNCIA: **02/04**

ESCALAS:
INDICADAS

DATA:
JULHO / 2016

DESENHO:
ANDREA ALVES
CLEO ASSIS

ARQ.EXE

REVISÃO	DESCRIÇÃO	DATA

PROJETO:
Andrea Alves - 39.231 CAU PE

REPRESENTANTE LEGAL:
SEBRAE - PE - CNPJ. 09.829.524/0001-64



Av. Eng. Domingos Ferreira nº 890 -
sala 506 - Boa Viagem
Recife - PE - CEP. 51.011-050
Fone: (81) 3314.2006 / 9927.2006
www.aaarquitectura.com
andreaalves@aaarquitectura.com /
aaarquitectura.pe@gmail.com